

A DETALLE DE ALMACENILLOS SOBRE PLANTA PILOTO

LEYENDA


	VA DE EVACUACION PRINCIPAL
	VA DE EVACUACION ALTERNATIVA
	SECTOR DE INCENDIO
	EXTINTOR DE CO2 DE 10kg MONTADO SOBRE CARRO
	EXTINTOR DE POLVO POLIVALENTE EFICACIA 34A 1838
	EXTINTOR DE POLVO POLIVALENTE EFICACIA 21A 1138
	EXTINTOR DE CO2 EFICACIA 34B
	EXTINTOR DE CO2 EFICACIA 89B
	BODA DE INCENDIO EQUIPADA DE 30mm Ø
	DETECTOR DE FUMOS
	AMADOR DE ALARMA POR MEDIOS OPTICOS
	BOTONIN
	CENTRAL DE DETECCION Y ALARMA
	BUCHA + LAMINADO
	PULSADOR DE ALARMA
	PULSADOR UNICO
	AMADOR DE ALARMA POR MEDIOS ACUSTICOS
	EQUIPO DE INTERENCION
	CUADRO ELECTRICO
	CUADRO GENERAL DE BAJA TENSION
	ALUMBRADO DE EMERGENCIA Y SEÑALIZACION
	BARRA ANTIPANICO
	PARALLAMAS (60 MINUTOS)
	E-120 INTEGRIDAD (120 MINUTOS)
	S ACCESO A EDIFICIO
	SE SALIDA DE EMERGENCIA
	E ESCALERA
	L.A.E. LOCAL RESERVA ESPECIAL
	P POBLACION
	PH POBLACION ALTERNATIVA

SEÑALIZACION

7		25	
8		26	
10		30	
24		31	
23		37	

	DESEMPEÑO PLAN DE AUTOPROTECCIÓN PLANTA BAJA	ESCALA: 1 / 100 DISEÑO: E. PÉREZ AED-09 DISEÑO: E. BORDO AED-09 APROBADO: A. GÓMEZ AED-09
	CLIENTE: UNIVERSIDAD DE CASTILLA LA MANCHA	ELABORADO POR: PLANO Nº 03

EDIFICIO MARIE CURIE - AMPLIACIÓN DE QUÍMICAS - IRIÇA
 CAMPUS DE CIUDAD REAL
 C/ CAMILO JOSÉ CELA, S/N - CIUDAD REAL

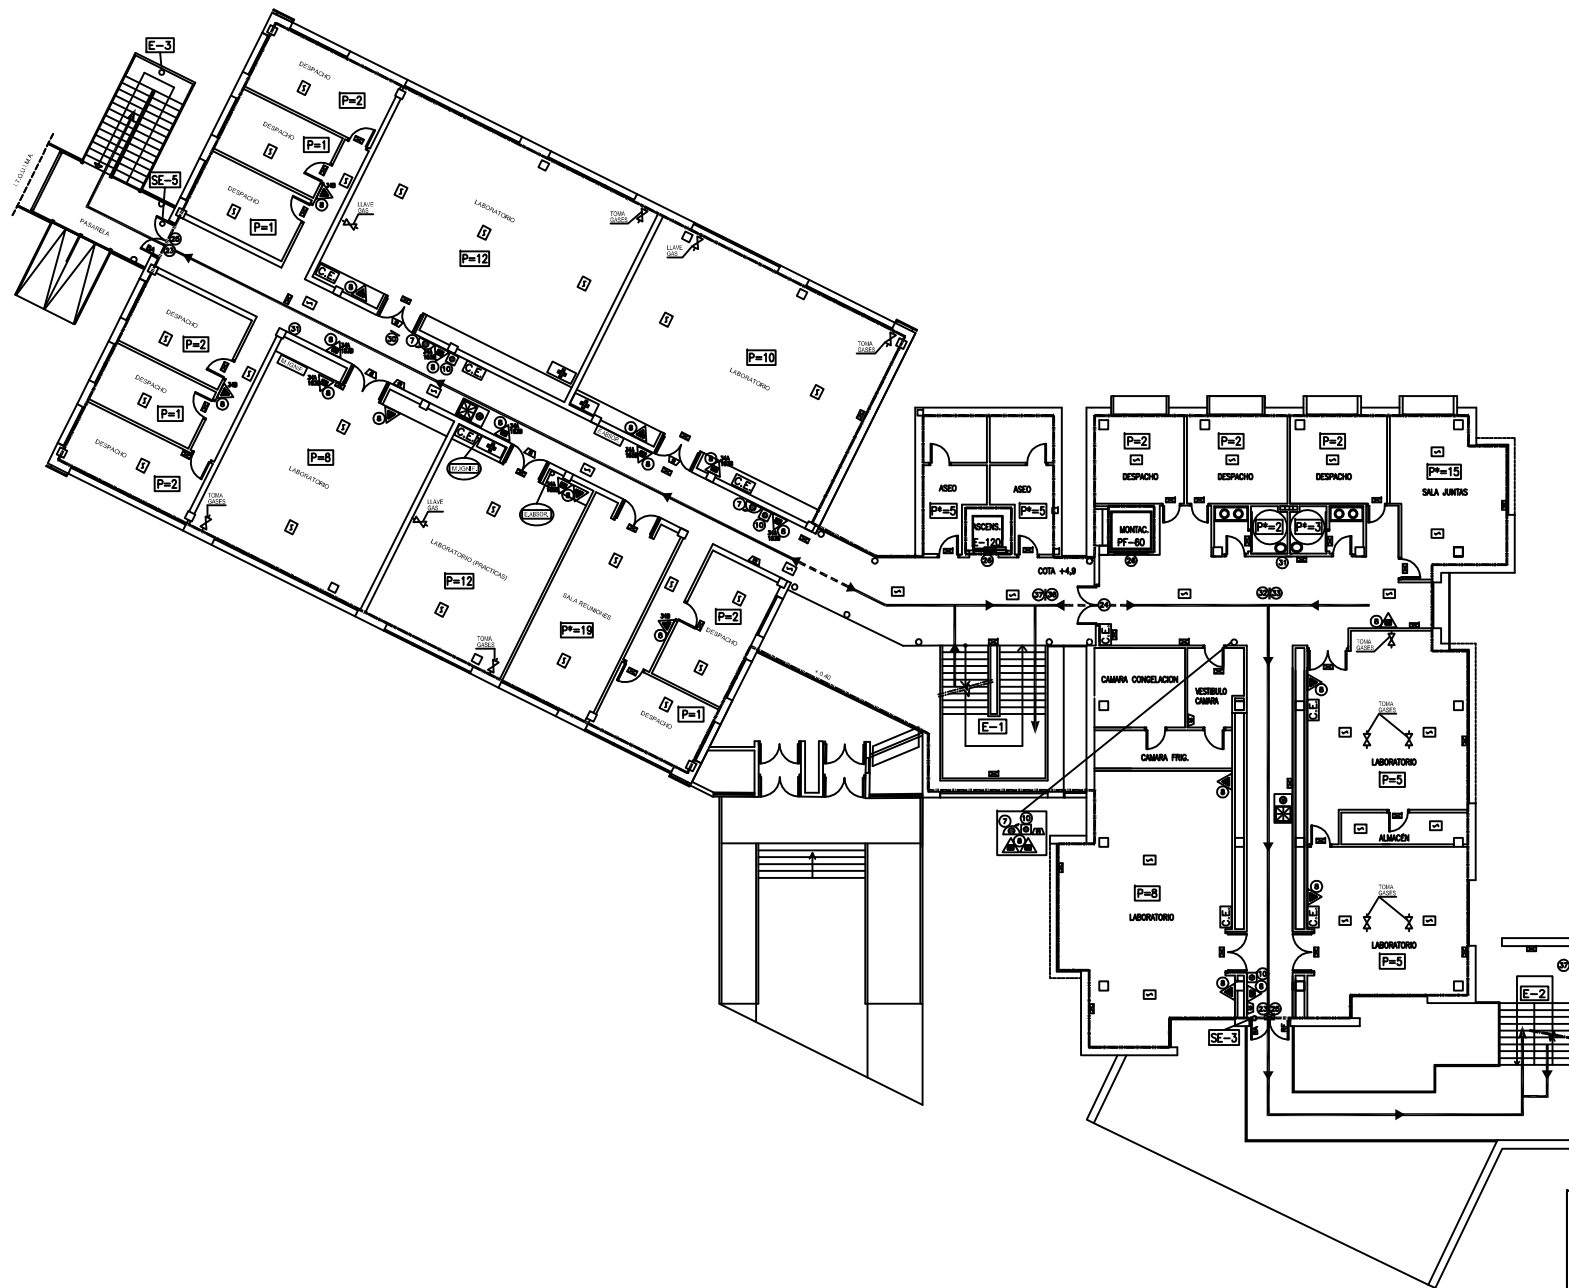


LEYENDA

- ← VA DE EVACUACION PRINCIPAL
- ← VA DE EVACUACION ALTERNATIVA
- SECTOR DE INCENDIO
- ▲ EXTINTOR DE POLVO POLVALLENTE EFICACIA 34A 183B
- ▲ EXTINTOR DE POLVO POLVALLENTE EFICACIA 21A 113B
- ▲ EXTINTOR DE CO2 EFICACIA 8B8
- ▲ EXTINTOR DE CO2 EFICACIA 34B
- ▲ BOCA DE INCENDIO EDIPANPA 25mm #
- Ⓛ DETECTOR DE HUMOS
- ☕ DUCHA + LAVABOS
- Ⓛ PULSADOR DE ALARMA
- Ⓛ AVISADOR DE ALARMA POR MEDIOS OPTICOS
- Ⓛ AVISADOR DE ALARMA CAMARA CONGELADOR
- Ⓛ BOTIQUIN
- Ⓛ AVISADOR DE ALARMA POR MEDIOS ACUSTICOS
- Ⓛ CUADRO ELECTRO
- Ⓛ ESTACION DE ABSORBENTES
- Ⓛ MANTA INFUSA
- Ⓛ ALUMBRADO DE EMERGENCIA Y SEÑALIZACION
- E-120 INTERRUPCION (120 MINUTOS)
- PF-60 PARALAMPA (60 MINUTOS)
- SA BARRA ANTIPANICO
- S ACCESO A EDIFICIO
- SE SALIDA DE EMERGENCIA
- E ESCALERA
- P POBLACION
- PA POBLACION ALTERNATIVA

SEÑALIZACION

7		30	
8		31	
10		32	
23		33	
24		36	
25		37	
26			

 	PLAN DE AUTOPROTECCION PLANTA PRIMERA	ESCALA: 1 / 100 DISEÑO: E. PÉREZ AED-09 DISEÑO: E. BORDO AED-09 APUNTO: A. SORZ AED-09 SUJETO: A. ELABORADO POR: PLANO Nº: 04
	 EDIFICIO MARIE COURIE - AMPLIACION DE QUIMICAS-IRICA CAMPUS DE CIUDAD REAL C/ CAMILO JOSÉ CELA, S/N - CIUDAD REAL	REV. NOTAL

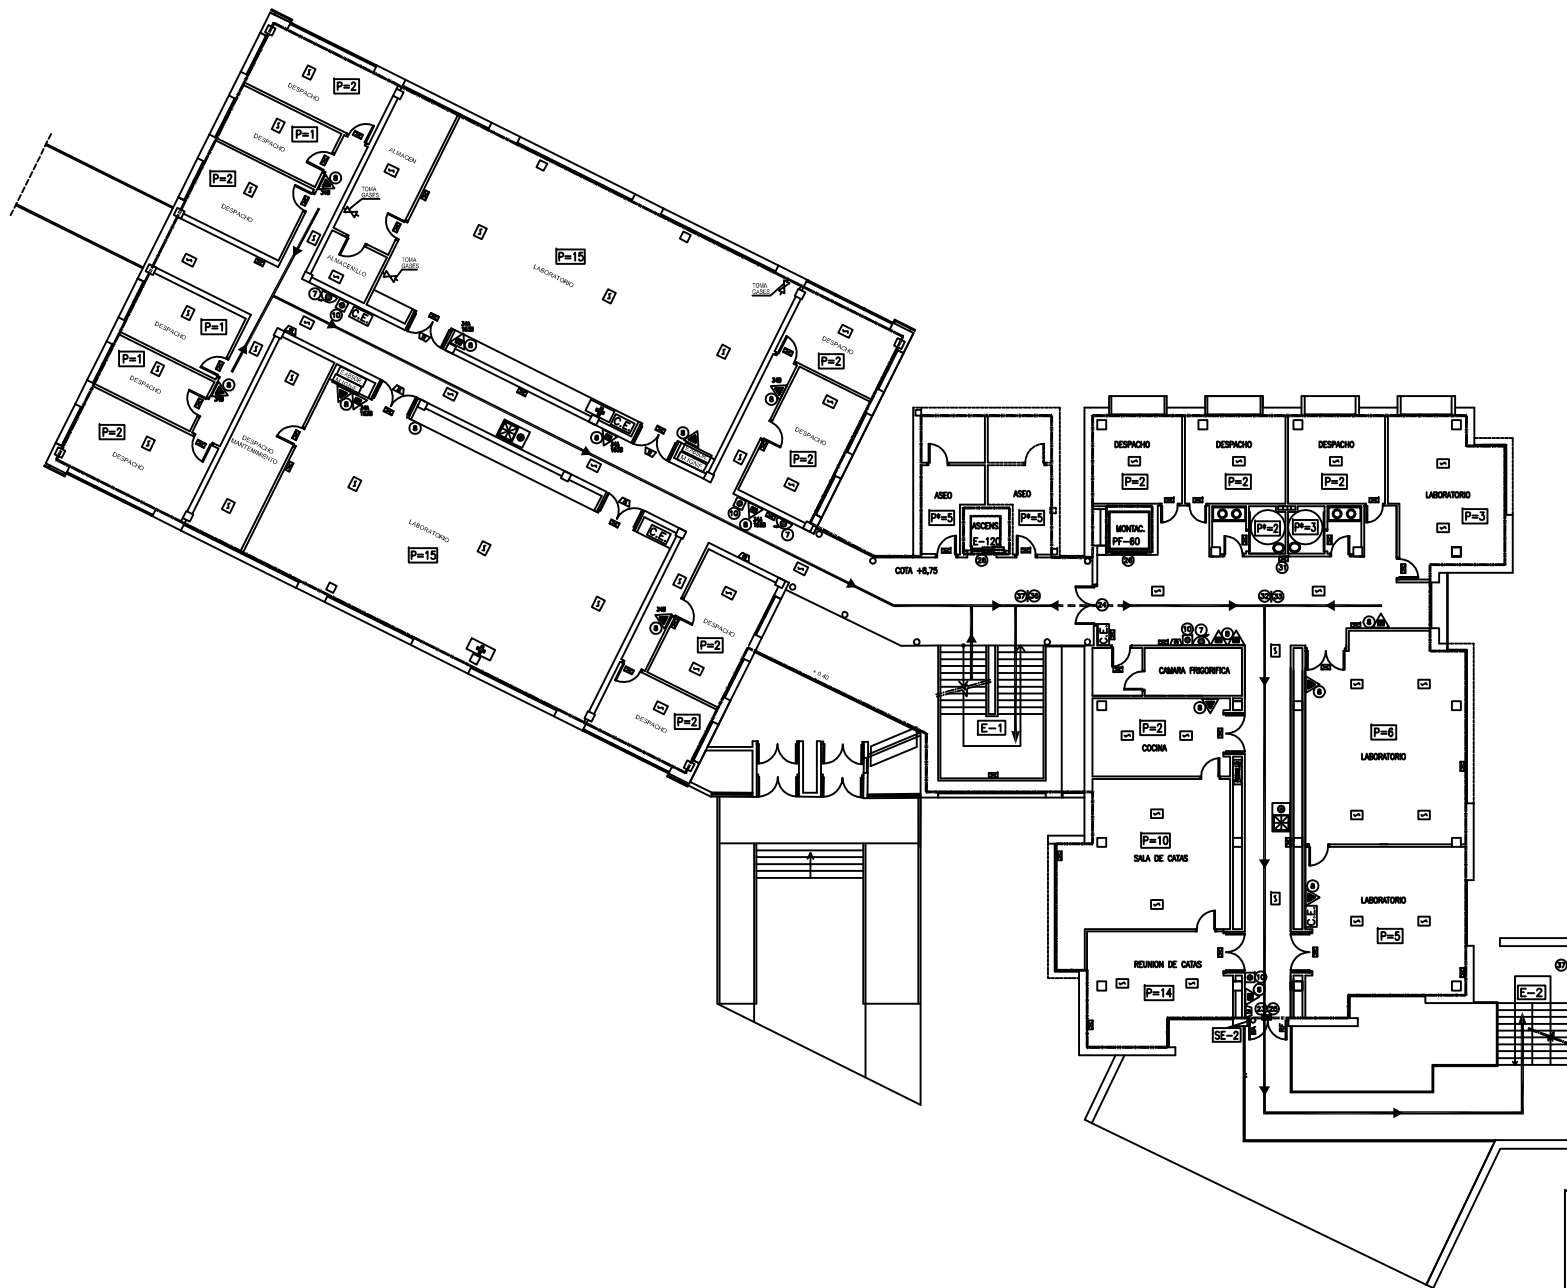


LEYENDA

- ← VA DE EVACUACION PRINCIPAL
- ← VA DE EVACUACION ALTERNATIVA
- SECTOR DE INCENDIO
- ▲ EXTINTOR DE POLVO POLIVALLENTE EFICACIA 34A 1838
- ▲ EXTINTOR DE POLVO POLIVALLENTE EFICACIA 21A 1138
- ▲ EXTINTOR DE CO2 EFICACIA 34B
- ▲ EXTINTOR DE CO2 EFICACIA 88B
- ▲ BOCA DE INCENDIO EQUIPADA DE 25mm #
- ▲ AVISADOR DE ALARMA POR MEDIOS OPTICOS
- ▲ BOTQUIN
- ▲ DETECTOR DE FUMOS
- ▲ DUCHA + LAVAJOS
- ▲ PULSADOR DE ALARMA
- ▲ AVISADOR DE ALARMA POR MEDIOS ACUSTICOS
- ▲ CUADRO ELECTROICO
- ▲ ESTACION DE ABSORBENTES
- ▲ MANTA ENFRIADA
- ▲ ALAMBADO DE EMERGENCIA Y SEÑALIZACION
- E-120 INTERDICCION (120 MINUTOS)
- PF-60 PANTALLAS (60 MINUTOS)
- BA BARRA ANTIPANICO
- S ACCESO A EDIFICIO
- SE SALIDA DE EMERGENCIA
- E ESCALERA
- P POBLACION
- PH POBLACION ALTERNATIVA

SEÑALIZACION

7		30	
8		31	
10		32	
23		33	
24		36	
25		37	
26			

 	DENOMINACION PLAN DE AUTOPROTECCION PLANTA SEGUNDA	ESCALA: 1 / 100
	CLIENTE UNIVERSIDAD DE CASTILLA LA MANCHA	DISEÑADO: E. PÉREZ AED-09 DISEÑADO: E. BORDO AED-09 APROBADO: A. SORZ AED-09 ELABORADO: A. ELABORADO POR: PLANO Nº 05
EDIFICIO MARIE CURIE - AMPLIACION DE QUIMICAS - IRICA CAMPUS DE CIUDAD REAL C/ CAMILO JOSÉ CELA, S/N - CIUDAD REAL		

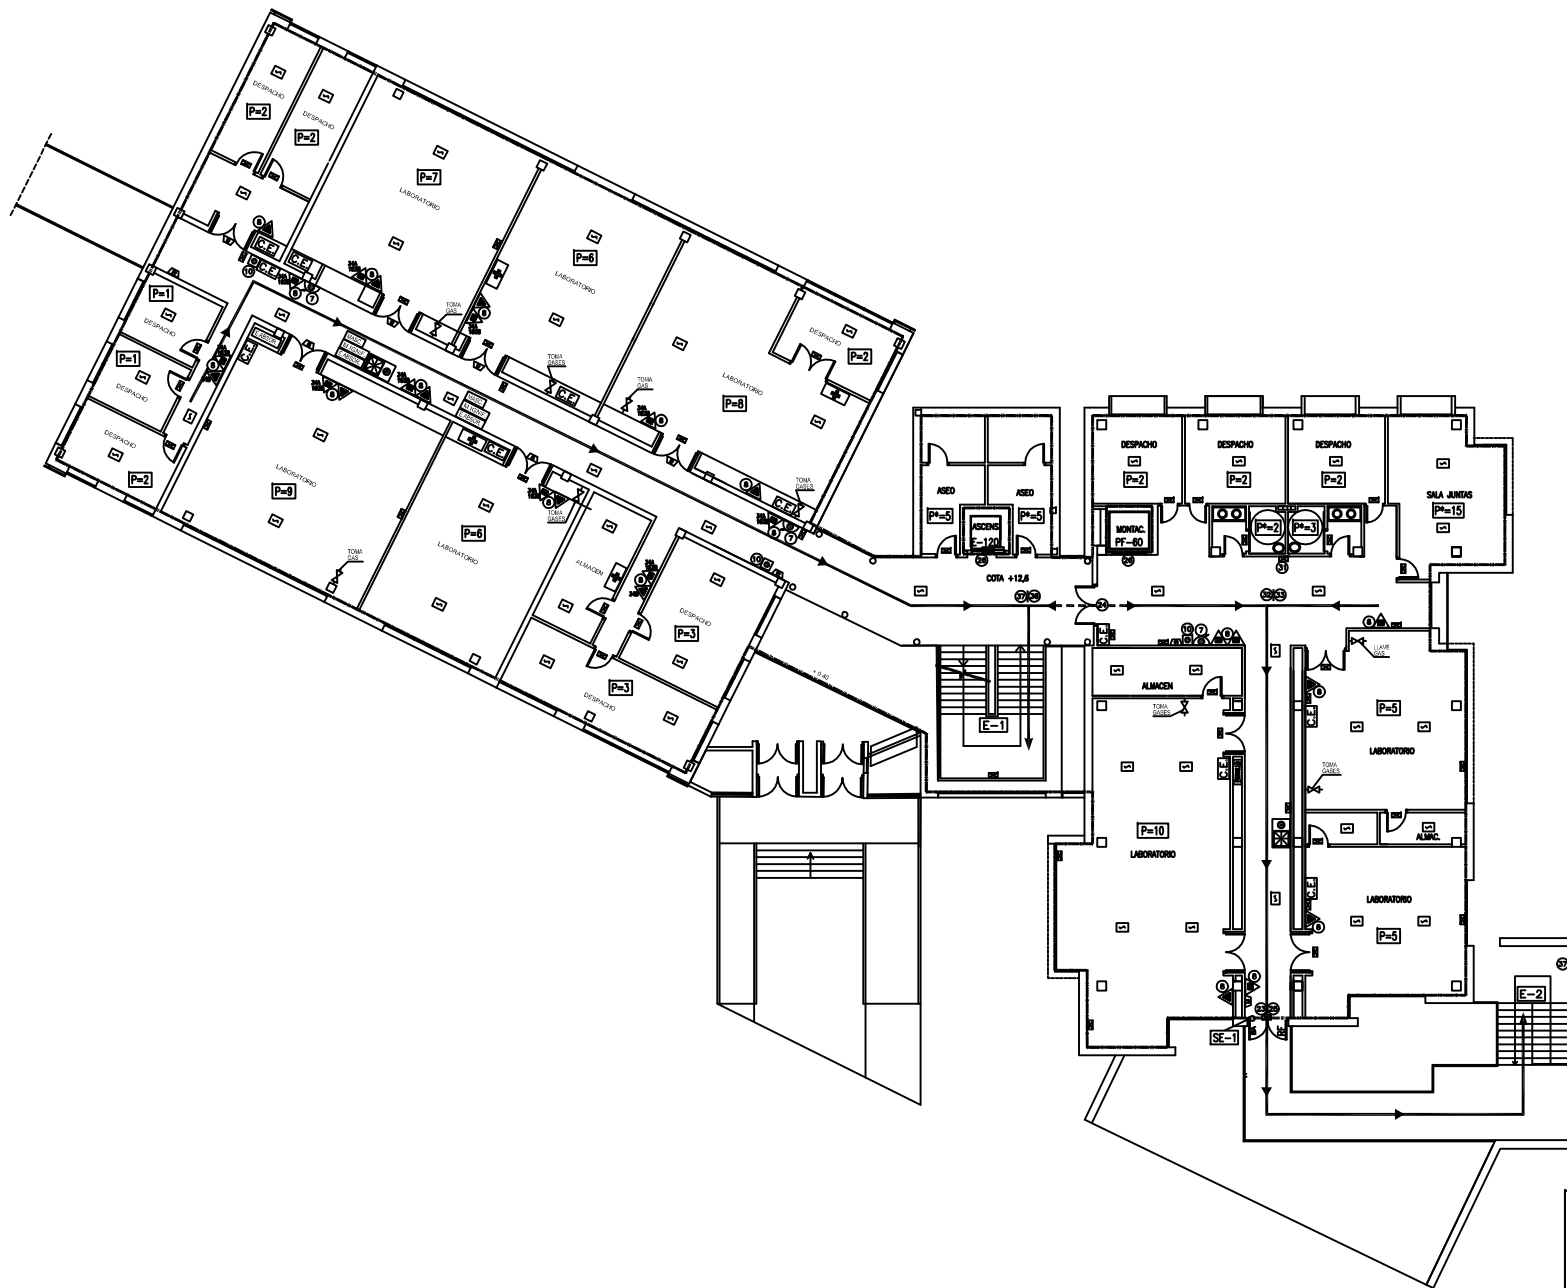


LEYENDA

- ← VA DE EVACUACION PRINCIPAL
- ← VA DE EVACUACION ALTERNATIVA
- SECTOR DE INCENDIO
- EXTINTOR DE POLVO POLIVALENTE EFICACIA 34A 163B
- EXTINTOR DE POLVO POLIVALENTE EFICACIA 21A 113B
- EXTINTOR DE CO2 EFICACIA 34B
- EXTINTOR DE CO2 EFICACIA 88B
- BICA DE INCENDIO EQUIPADA 25mm 9
- DETECTOR DE HANOS
- DUCHA + LAVAJOS
- PULSADOR DE ALARMA
- BOTONIN
- AVISADOR DE ALARMA POR MEDIOS OPTICOS
- AVISADOR DE ALARMA POR MEDIOS ACUSTICOS
- ESTACION DE ABSORBERENTES
- BAÑIA EMERGENCIA
- MASCARAS
- CUBRO ELECTRO
- ALUMBRADO DE EMERGENCIA Y SEÑALIZACION
- RF RESISTENCIA AL FUEGO
- E-120 INTERMEDIO (120 MINUTOS)
- PF-60 PARALLAMAS (60 MINUTOS)
- BA BARRA ANTIPANICO
- S ACCESO A EDIFICIO
- SE SALIDA DE EMERGENCIA
- E ESCALERA
- P POBLACION
- Pa POBLACION ALTERNATIVA





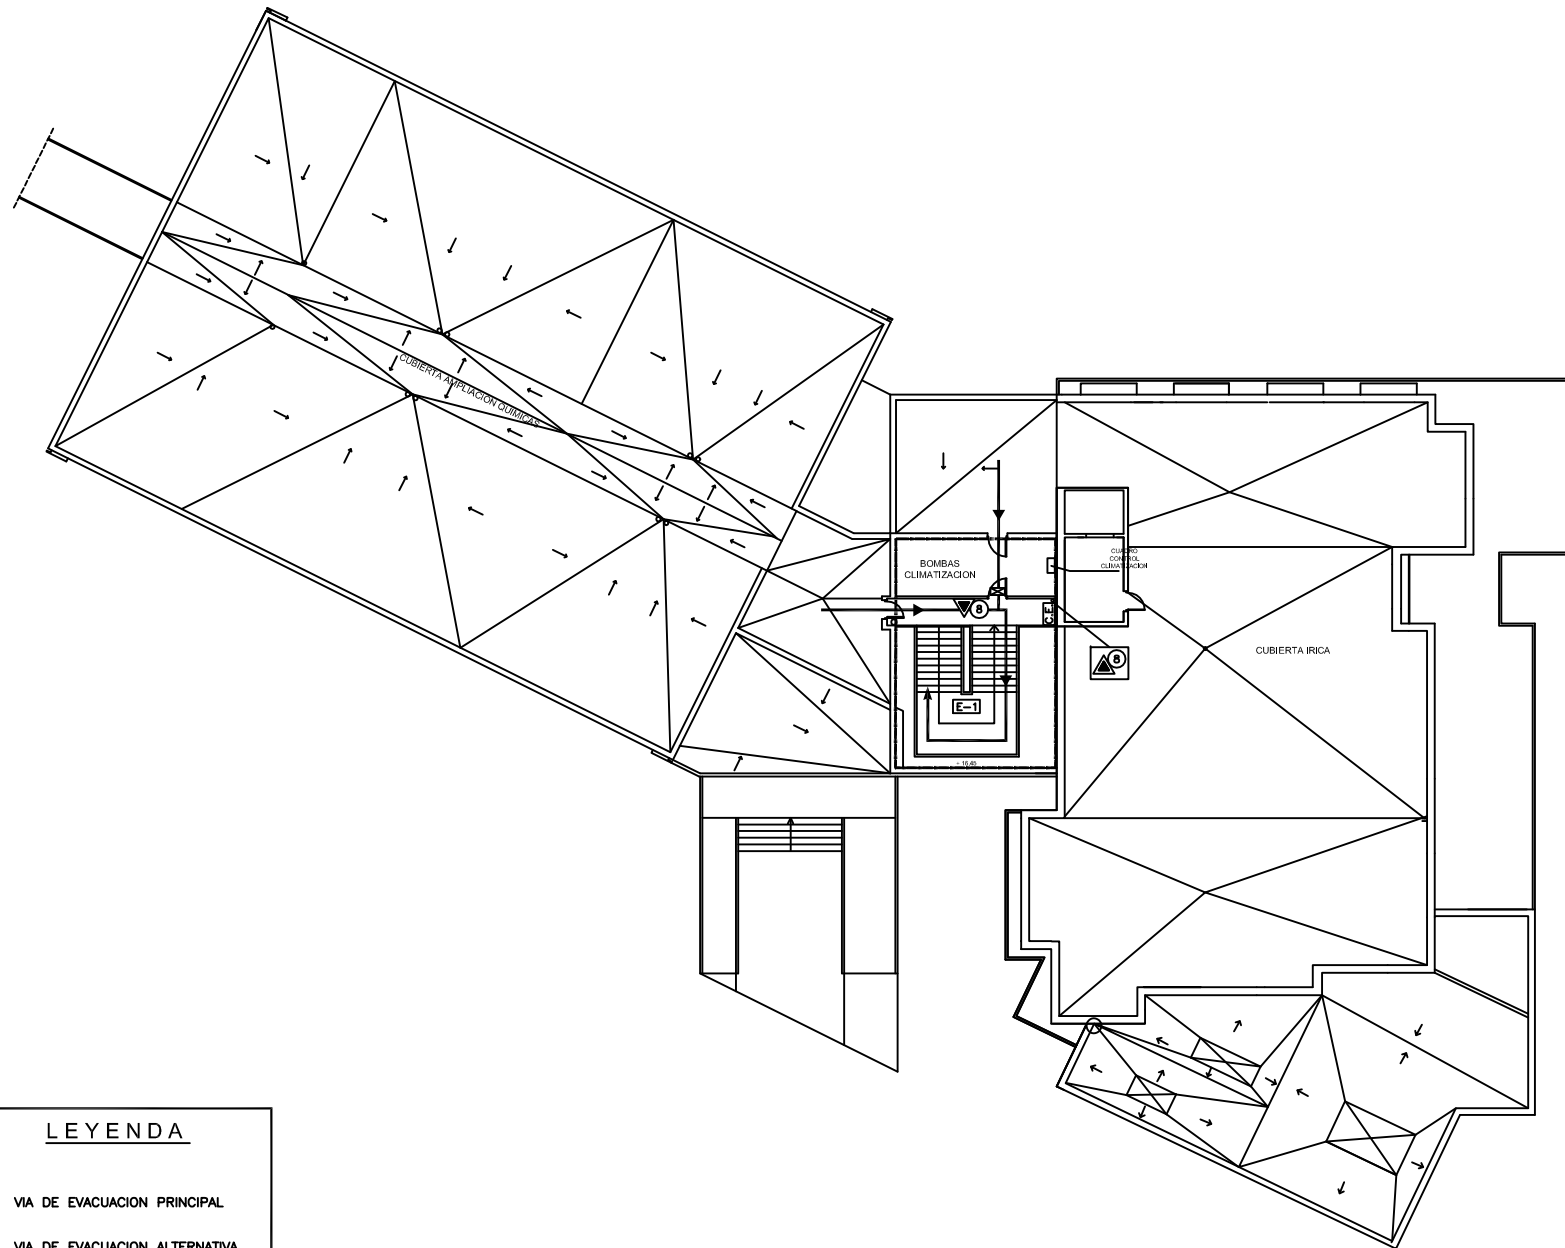

SERIALIZACION

7		30	
8		31	
10		32	
23		33	
24		36	
25		37	
26			

 	PLAN DE AUTOPROTECCIÓN PLANTA TERCERA	ESCALA: 1 / 100
	 UNIVERSIDAD DE CASTILLA LA MANCHA	DISEÑO: E. PÉREZ AJD-09 DISEÑO: E. BORDO AJD-09 APUNTO: A. GÓMEZ AJD-09 SUJETO: A. ELABORADO POR: PLANO Nº: 06 REV. TOTAL:
EDIFICIO MARIE COURIE - AMPLIACIÓN DE QUÍMICAS - IRIÇA CAMPUS DE CIUDAD REAL C/ CAMILO JOSÉ CELA, S/N - CIUDAD REAL		



LEYENDA

-  VIA DE EVACUACION PRINCIPAL
-  VIA DE EVACUACION ALTERNATIVA
-  SECTOR DE INCENDIO
-  EXTINTOR DE CO2 EFICACIA 89B
-  CUADRO ELECTRICO
-  ESCALERA

SEÑALIZACION

8



DENOMINACION
PLAN DE AUTOPROTECCIÓN
PLANTA CUBIERTA



CLIENTE
 EDIFICIO MARIE COURIE - AMPLIACIÓN DE QUIMICAS-IRICA
 CAMPUS DE CIUDAD REAL
 C/ CAMILO JOSE CELA, S/N - CIUDAD REAL

ESCALA: 1 / 250		
DEBUJADO	B. PRADAS	JULIO-09
COMPROBADO	R. MORENO	JULIO-09
APROBADO	A. GOMEZ	JULIO-09
SUSTITUYE A:		
SUSTITUIDO POR:		
PLANO N°	07	REV. ACTUAL
		0